



PIANO DI EVACUAZIONE

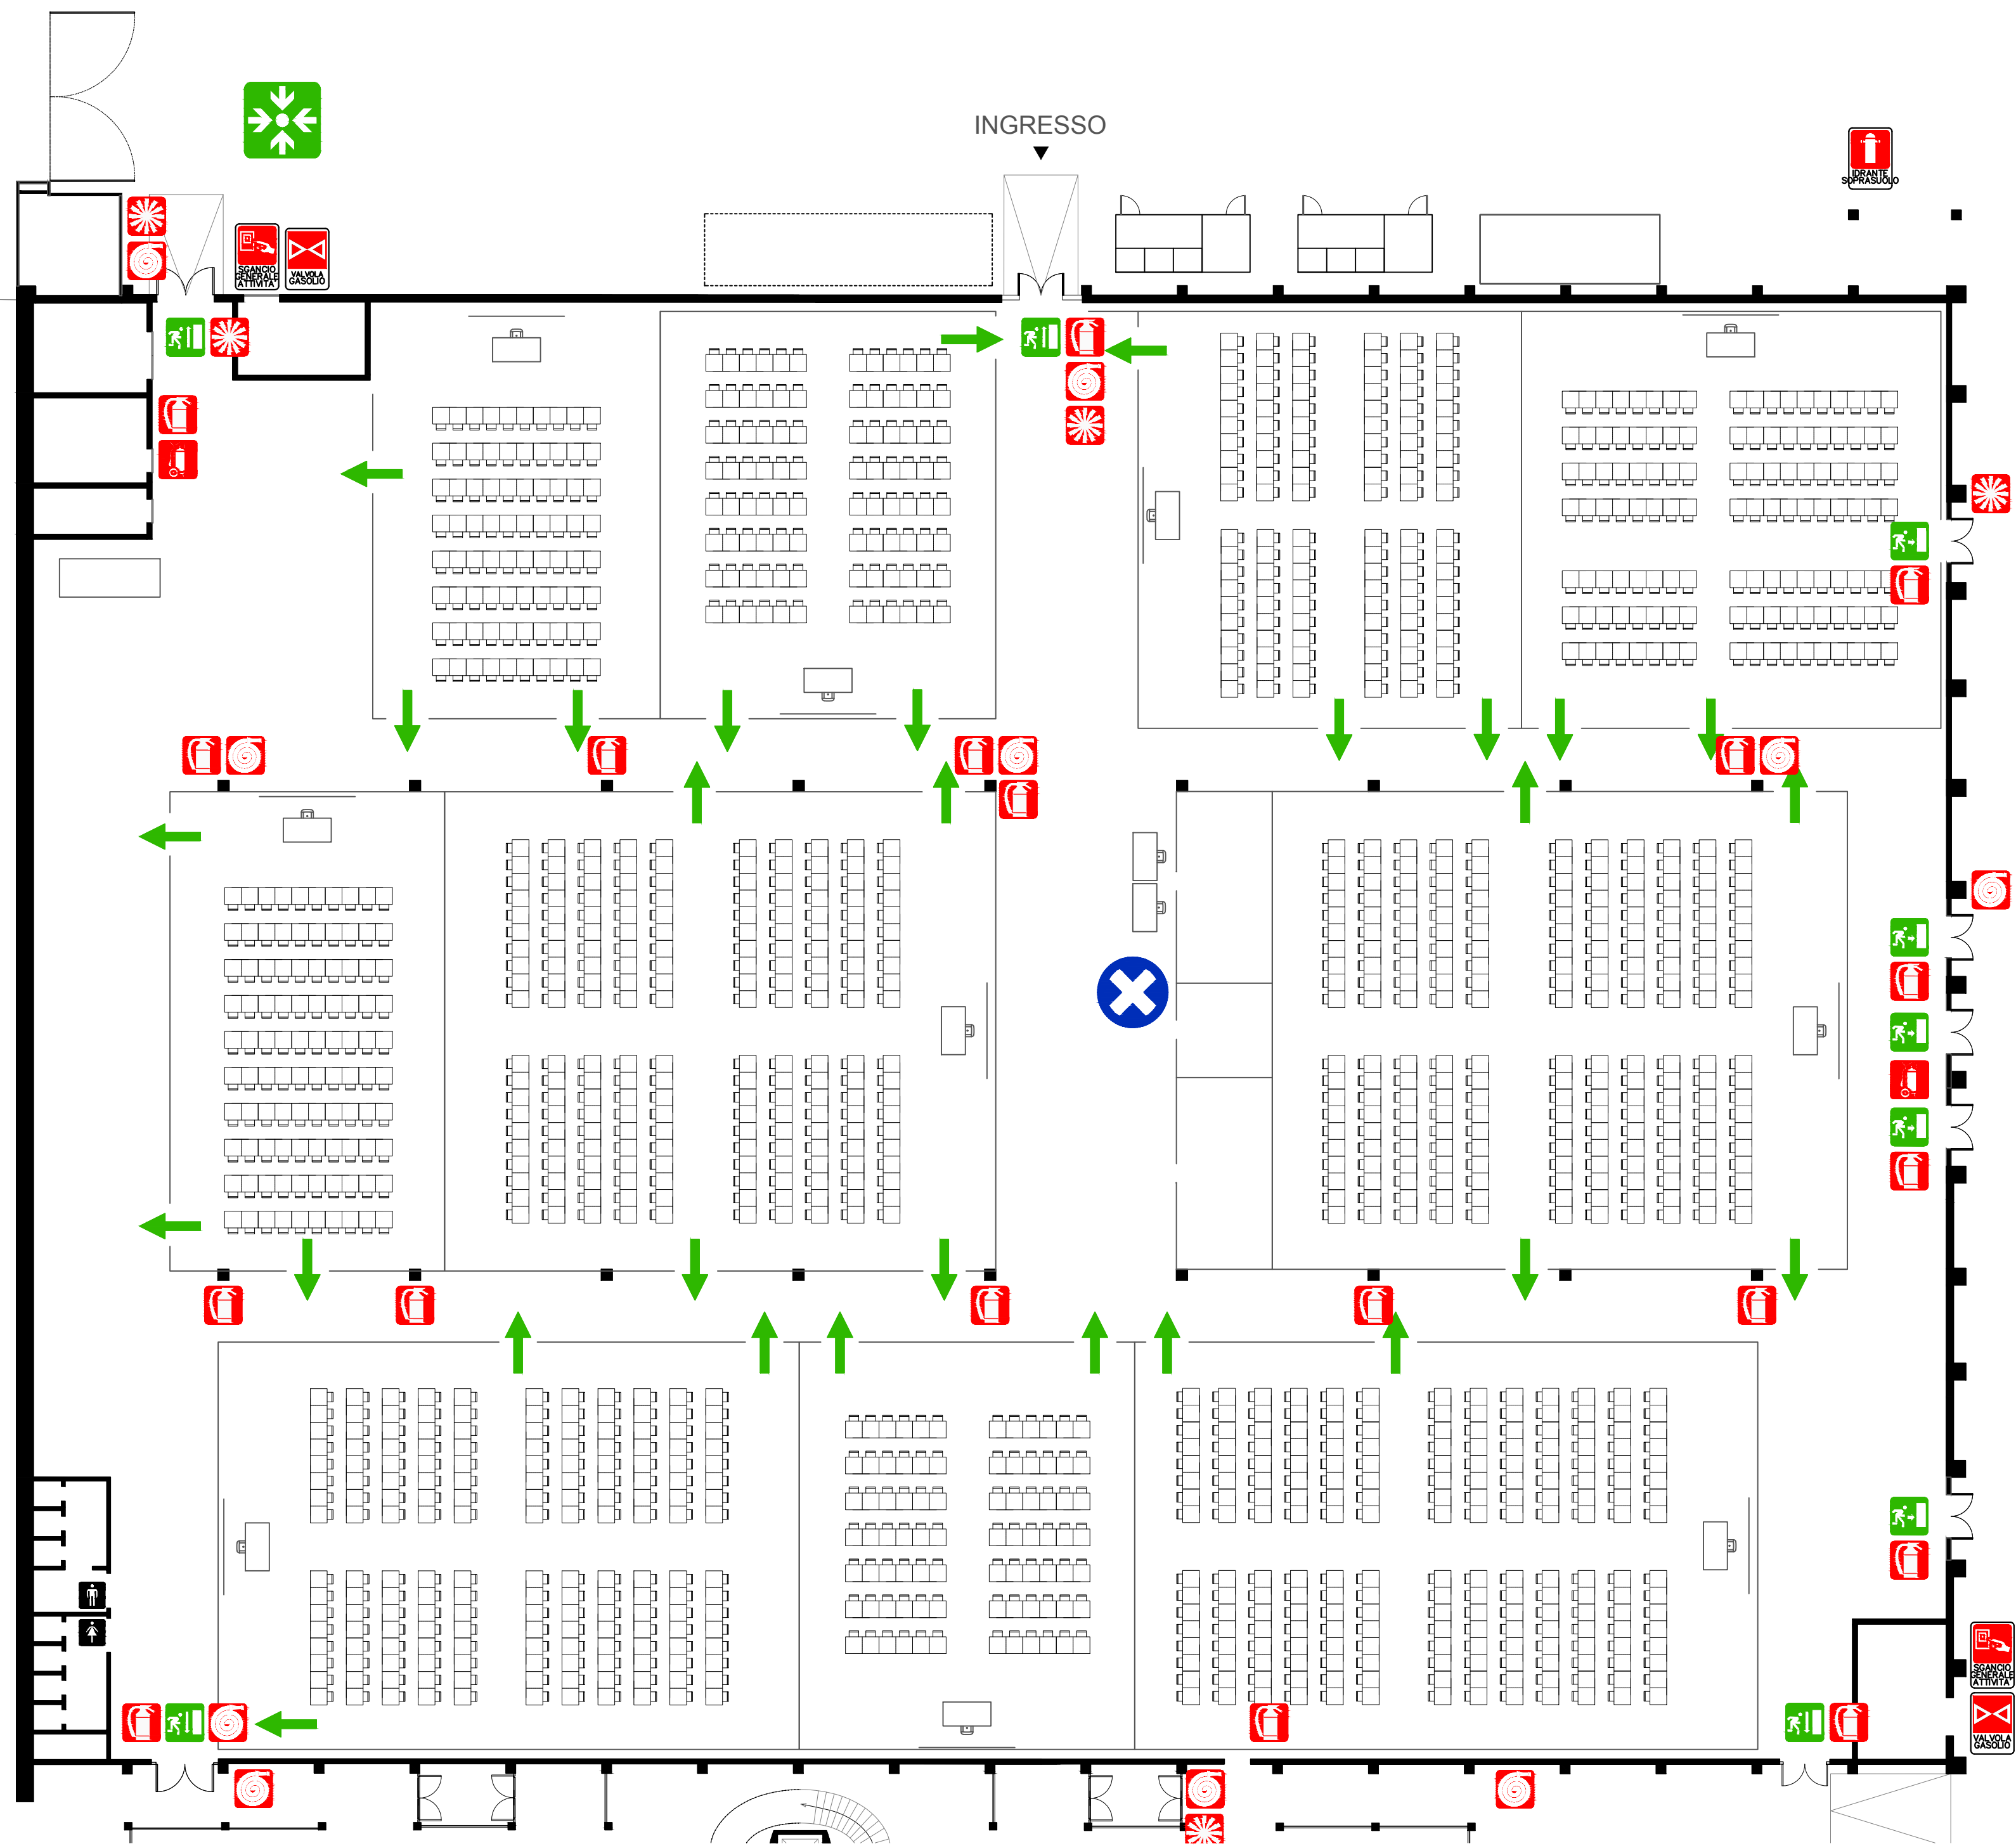

PADIGLIONE 14

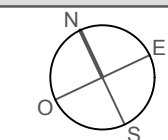

SCALA 1:200

DISPOSIZIONI GENERALI

- Il padiglione dispone di vie d'esodo sicure per raggiungere con calma le uscite;
- In caso di pericolo rimanete calmi, non fatevi prendere dallo scompiglio ed angoscia;
- Non effettuate fughe precipitose, non siate aggressivi verso le persone vicine;
- Individuate la posizione delle uscite di sicurezza;
- Prevenite ogni possibile causa d'incendio;
- Chiunque individui un'emergenza (principio di incendio, malore, infortuni, etc.) deve segnalarlo al personale preposto e/o agli Addetti Antincendio fornendo indicazioni sull'evento;
- Il personale interno è addestrato per prestare la necessaria assistenza.

COMPORTAMENTO DA TENERSI IN CASO DI ALLARME

- Rimanete calmi;
- Identificate nella piantina le uscite di sicurezza e il percorso più breve per raggiungerle;
- Qualora il percorso non sia utilizzabile seguite la via di esodo più vicina;
- Avviatevi in modo ordinato verso l'uscita di emergenza seguendo il percorso indicato dalla segnaletica, raggiungete l'area esterna e seguite le eventuali indicazioni del personale Addetto Antincendio.

COMPORTAMENTO DA TENERSI IN CASO DI INCENDIO

- Rimanete calmi;
- Informate immediatamente il personale preposto;
- Non mettete in alcun modo a rischio la vostra incolumità;
- Se ricevete il segnale di evacuazione, eseguite subito le istruzioni del personale addetto;
- Identificate nella piantina le uscite di sicurezza e il percorso più breve per raggiungerle;
- Qualora il percorso non sia utilizzabile raggiungete la via di esodo più vicina;
- Avviatevi in modo ordinato verso l'uscita di emergenza seguendo il percorso indicato dalla segnaletica, raggiungete l'area esterna e seguite le eventuali indicazioni del personale Addetto Antincendio;
- Non cercate di portar via degli oggetti personali, correte il rischio di rimanere intrappolati o rallentare l'evacuazione;
- Non rientrate nell'area evacuata sino a quando non verrà autorizzato dagli Addetti al Pronto Intervento.

LEGENDA SIMBOLOGIA

	VOI SIETE QUI	YOU ARE HERE
	VIA DI ESODO	ESCAPE ROUT
	USCITA DI EMERGENZA	EMERGENCY EXIT
	PUNTO DI RACCOLTA	MEETING POINT
	ESTINTORE	EXTINGUISHER
	ESTINTORE CARELLATO	WHEELED EXTINGUISHER
	ALLARME ANTINCENDIO	FIRE ALARM
	IDRANTE	HYDRANT
	SGANCIO ELETTRICO	ELECTRIC RELEASE



Fiera di Padova

Fiera di Padova è un marchio di Padova Hall SpA - Direzione Tecnica
Via N. TOMMASEO 59 - 35131 PADOVA - TEL.049/840111